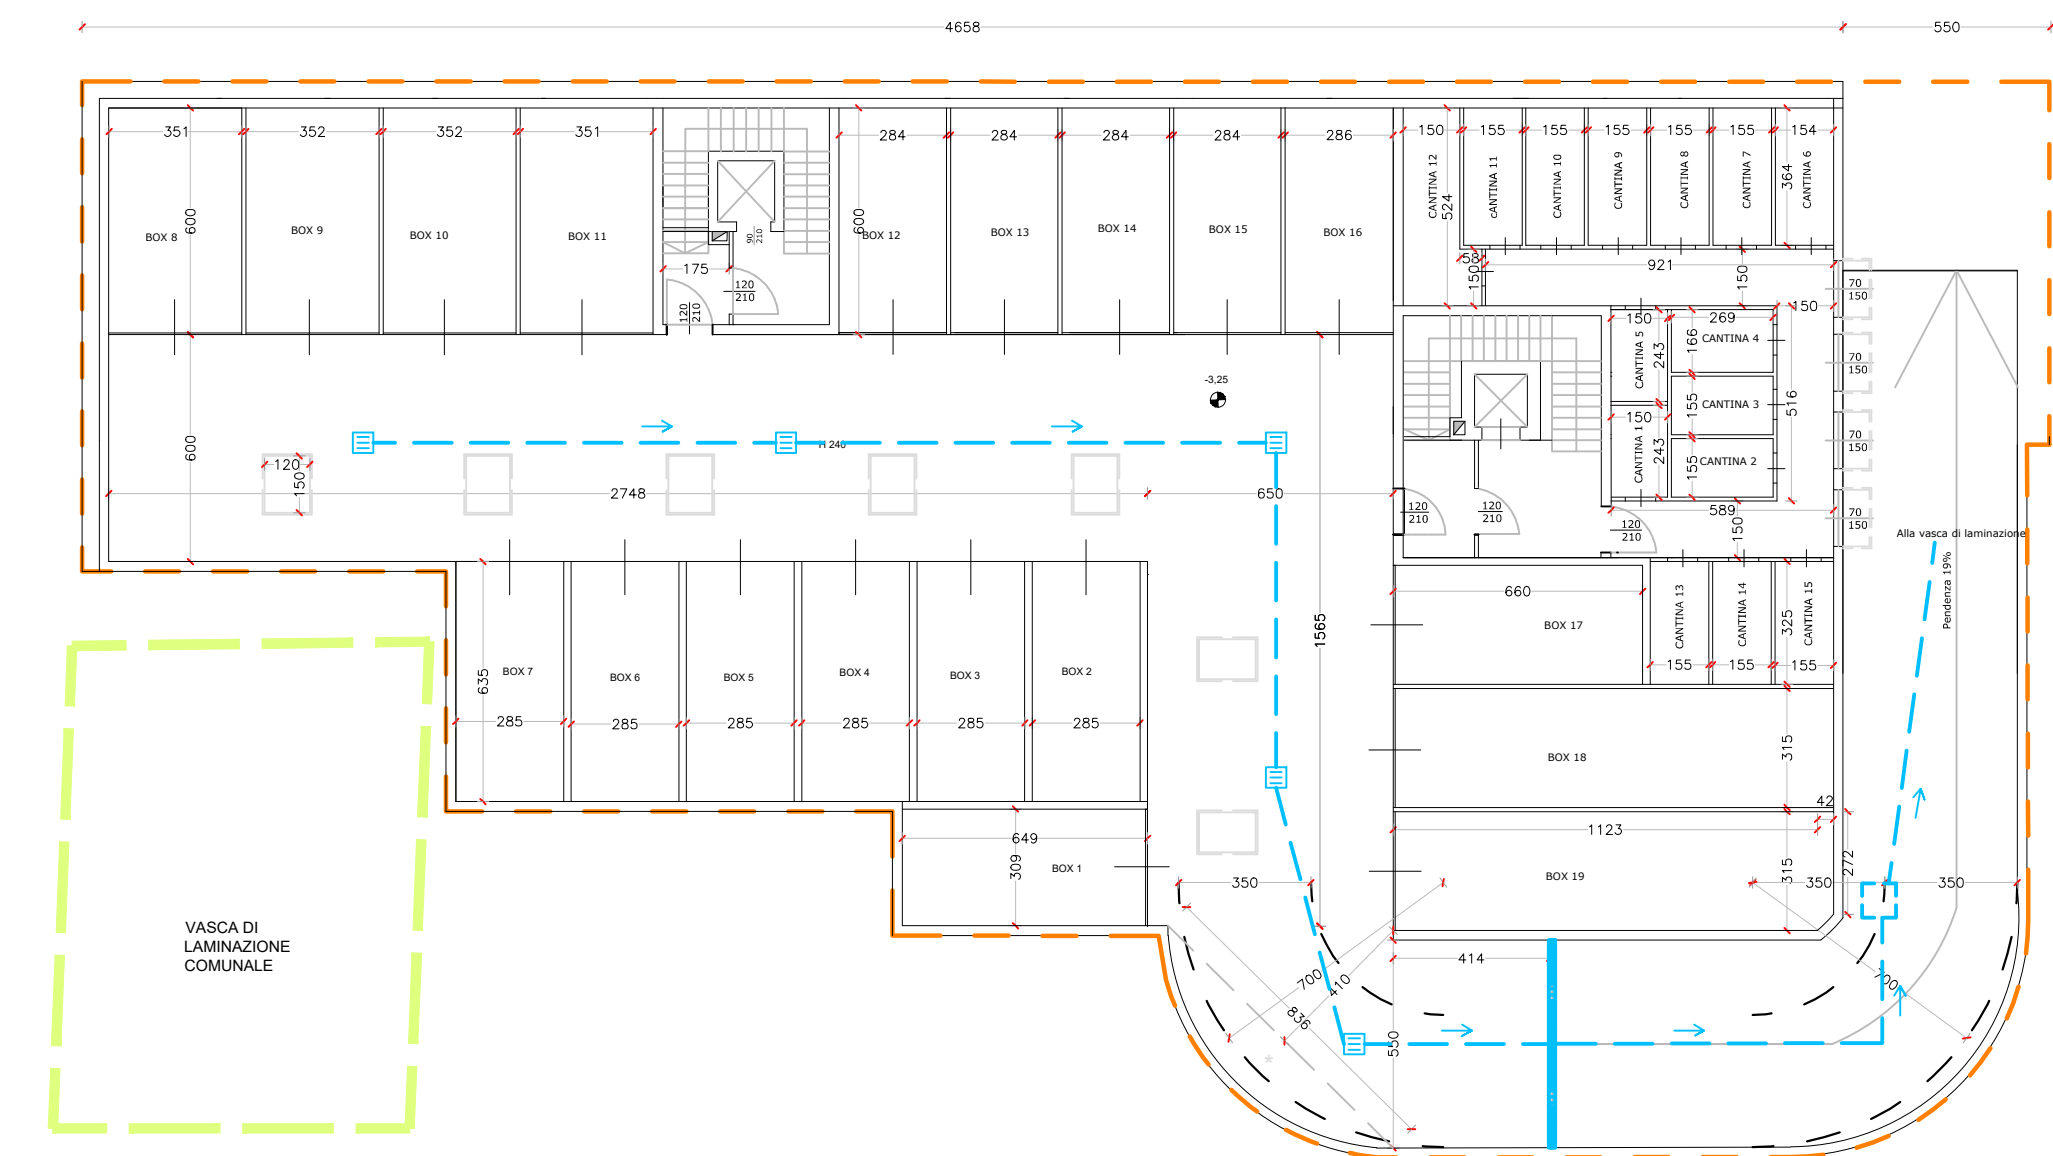


PLANIMETRIA PIAZZA Reti scala 1:200

PIANTA PIANO INTERRATO Reti
scala 1:200

LEGENDA

- SF DI PROGETTO

TRATTEGGIO INTERRATO

Verde Drenante

Verde sopra soletta interrato

Pluviali

Rete acque meteoriche IN PVC

Vasca di laminazione

Caditoia

Pozzetto con vortex da 0,5 litri

Pozzetto ispezionabile con coperchio in ghisa

Pozzetto di campionamento con fondo ribassato di h=50 cm

Pompa di sollevamento

illuminazione pubblica

Rete illuminazione pubblica

Vasca di laminazione comunale di futura realizzazione

PIANO DI RECUPERO		
PROGETTO: EDIFICIO RESIDENZIALE E PARCHEGGIO PUBBLICO Via Carlo Romano° n.31, Cesate (MI)	OGGETTO: STATO DI PROGRITO RETE ACQUE CHIARE, RETE ACQUE SUEDE scala 1:200 PLANIMETRIA, PIANO INTERPARTO	
PROGETTISTA Arch. Lopane Mauro	COMITENTE I.F.P. S.R.L. aggiornamenti file	
STUDIO SOCIARST Via Mentori Lia Cesate 20025 MI 02/9040127 info@studiogipsi.com		NOVEMBRE 2025 13.0